


LEGENDA	
	FOSSA SÉPTICA
	SUMIDOURO
	CAIXA DE INSPEÇÃO
	CAIXA DE GORDURA SIFONADA
	RALO SIFONADO
	CAIXA SIFONADA
	TUBO DE VENTILAÇÃO
	TUBULAÇÃO DE ESGOTO

- NOTAS:
- TODA TUBULAÇÃO E EM PVC RÍGIDO COM MEDIDAS EM MILÍMETROS;
 - i > 1% (INCLINAÇÃO MÍNIMA);
 - AS LIGAÇÕES DEVRÃO ATENDER OS REGULAMENTOS E NORMAS DAS CONCESSIONÁRIAS LOCAIS;
 - A COLUNA DE VENTILAÇÃO DEVE ULTRAPASSAR EM PELO MENOS 30 cm O NÍVEL DA COBERTURA, A FIM DE EVITAR ODORES;
 - SUMIDOURO CALCULADO LEVANDO-SE EM CONSIDERAÇÃO UM TEMPO DE INFILTRAÇÃO DE 10 MINUTOS (COEFICIENTE DE INFILTRAÇÃO DE 40 LITROS/ m²;
 - O PROJETO APRESENTADO SERVE APENAS COMO REFERÊNCIA. O DIMENSIONAMENTO DEVE SER REFEITO, LEVANDO EM CONSIDERAÇÃO AS CARACTERÍSTICAS REAIS DO SOLO ONDE SERÁ INSTALADO.


1 PLANTA BAIXA - REDE DE ESGOTO

ESCALA 1/25

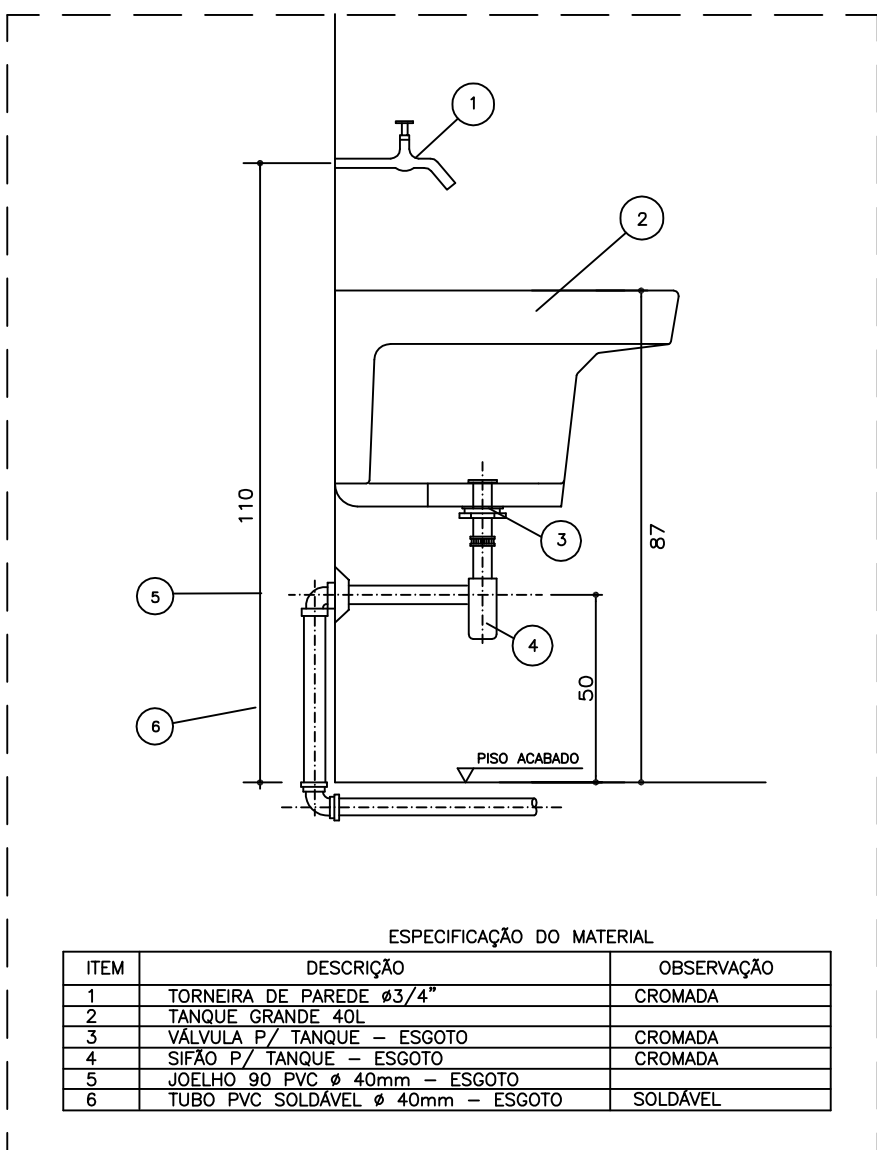


ITEM	DESCRIÇÃO	OBSERVAÇÃO
1	TORNEIRA DE PAREDE ø3/4"	CRÔMADA
2	TANQUE GRANDE 40L	CRÔMADA
3	VALVULA P/ TANQUE - ESGOTO	CRÔMADA
4	SIFÃO P/ TANQUE - ESGOTO	CRÔMADA
5	JOELHO 90° PVC ø 40mm - ESGOTO	CRÔMADA
6	TUBO PVC SOLDÁVEL ø 40mm - ESGOTO	SOLDÁVEL

2 DETALHE - TANQUE SEM ESCALA

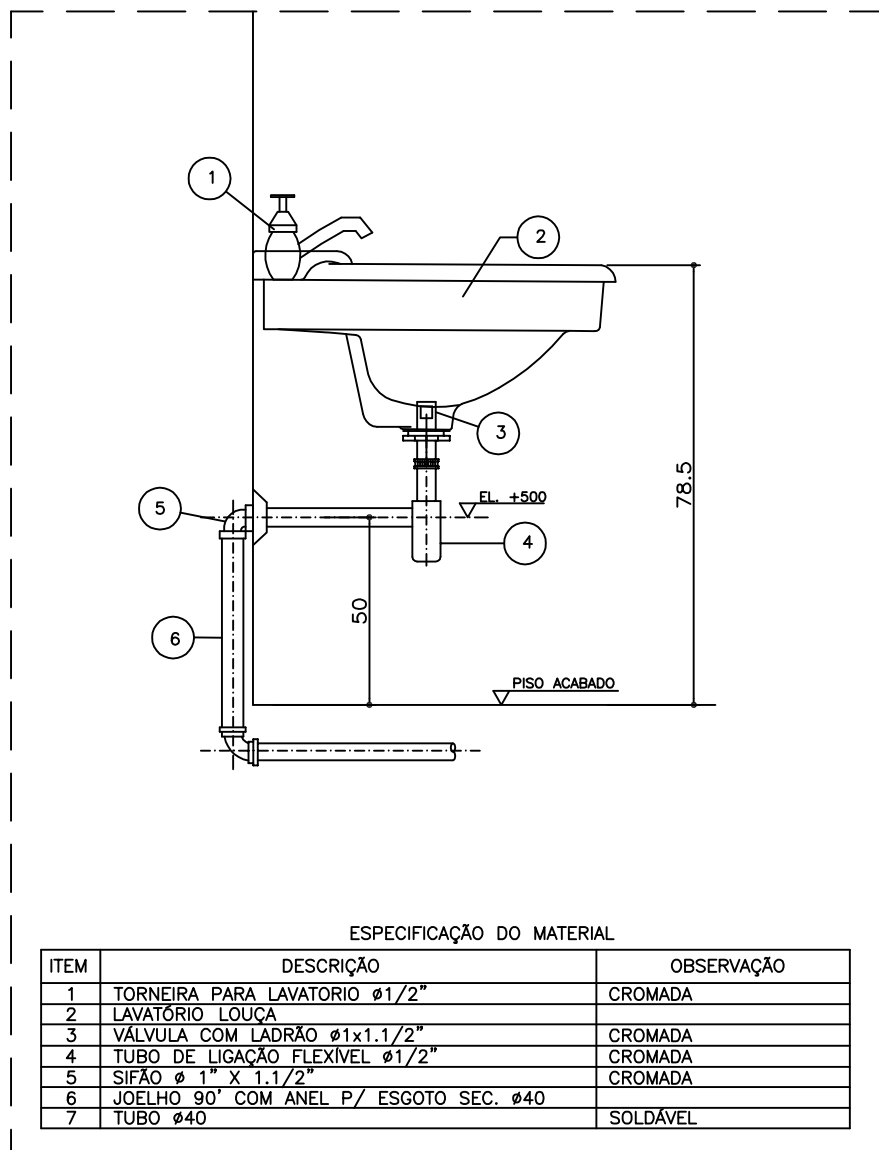

ITEM	DESCRIÇÃO	OBSERVAÇÃO
1	TORNEIRA PARA LAVATÓRIO ø1/2"	CRÔMADA
2	LAVATÓRIO LOUÇA	CRÔMADA
3	VALVULA COM LADRÃO ø1x1/2"	CRÔMADA
4	TUBO DE LIGAÇÃO FLEXÍVEL ø1/2"	CRÔMADA
5	SIFÃO ø 1,5 x 1,1/2"	CRÔMADA
6	JOELHO 90° COM ANEL P/ ESGOTO SEC. ø40	SOLDÁVEL
7	TUBO ø40	SOLDÁVEL

3 DETALHE - LAVATÓRIO SEM ESCALA

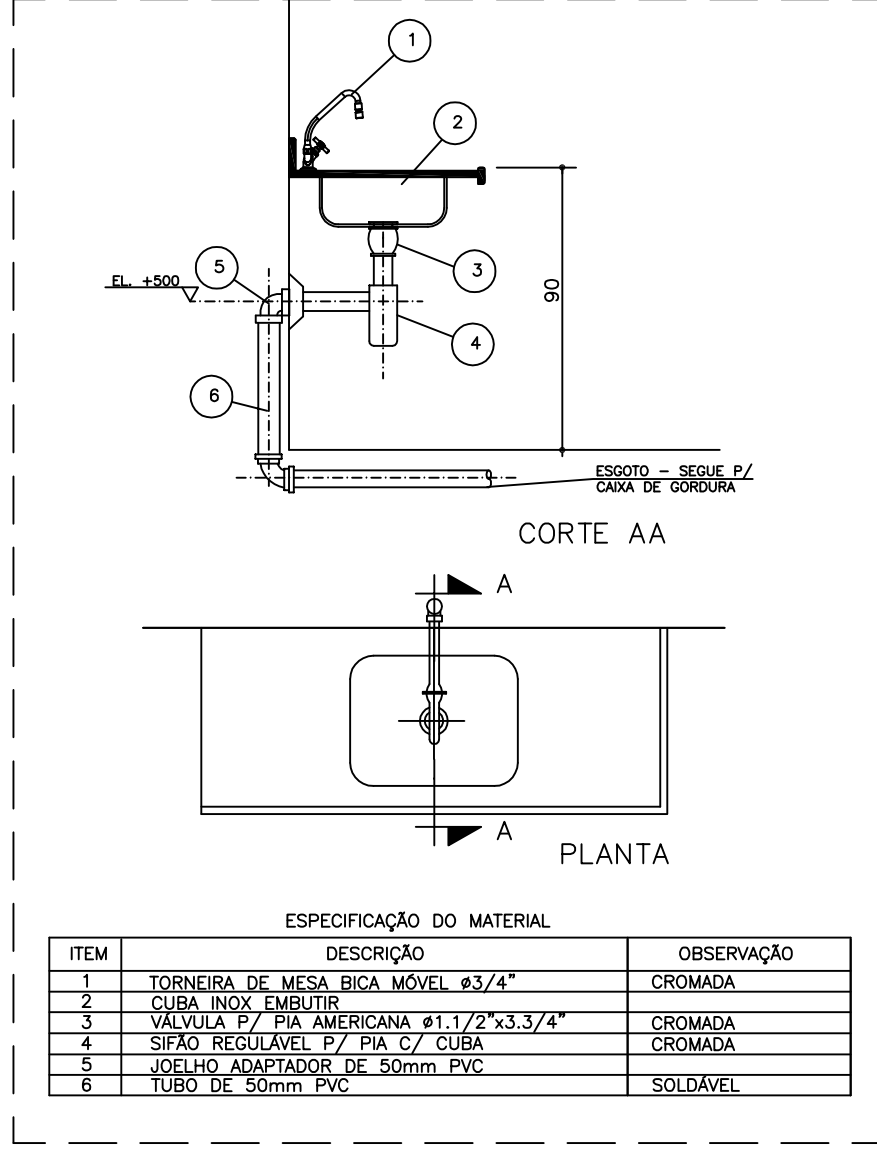

ITEM	DESCRIÇÃO	OBSERVAÇÃO
1	TORNEIRA DE MESA, BICA MÓVEL ø3/4"	CRÔMADA
2	CUBA INOX EMBUTIR	CRÔMADA
3	VALVULA P/ PIA AMERICANA ø1,1/2"x3,3/4"	CRÔMADA
4	SIFÃO REGULÁVEL P/ PIA C/ CUBA	CRÔMADA
5	JOELHO ADAPTADOR DE 50mm PVC	SOLDÁVEL
6	TUBO DE 50mm PVC	SOLDÁVEL

4 DETALHE - PIA DA COZINHA SEM ESCALA

Projeto Hidrossanitário

OBRA:
Construção da Escola Municipal Hermenegildo
ENDEREÇO:
CÓRREGO SAPUCAIA - ZONA RURAL - LAJINHA/MG

RESPONSÁVEL TÉCNICO:
THAÍS BOECHAT DE LIMA BASTOS
CREA: 212.895/D

CONTEÚDO:
Rede de Esgoto

ÁREA DA OBRA:
136,75 m²

ÁREA DO TERRENO:

OBSERVAÇÕES:

PROPRIETÁRIO:
PREFEITURA MUNICIPAL DE LAJINHA

DESENHO:
THAÍS BOECHAT DE LIMA BASTOS

DATA:
05/2024

1/4