


1 PLANTA BAIXA
ESCALA 1/40

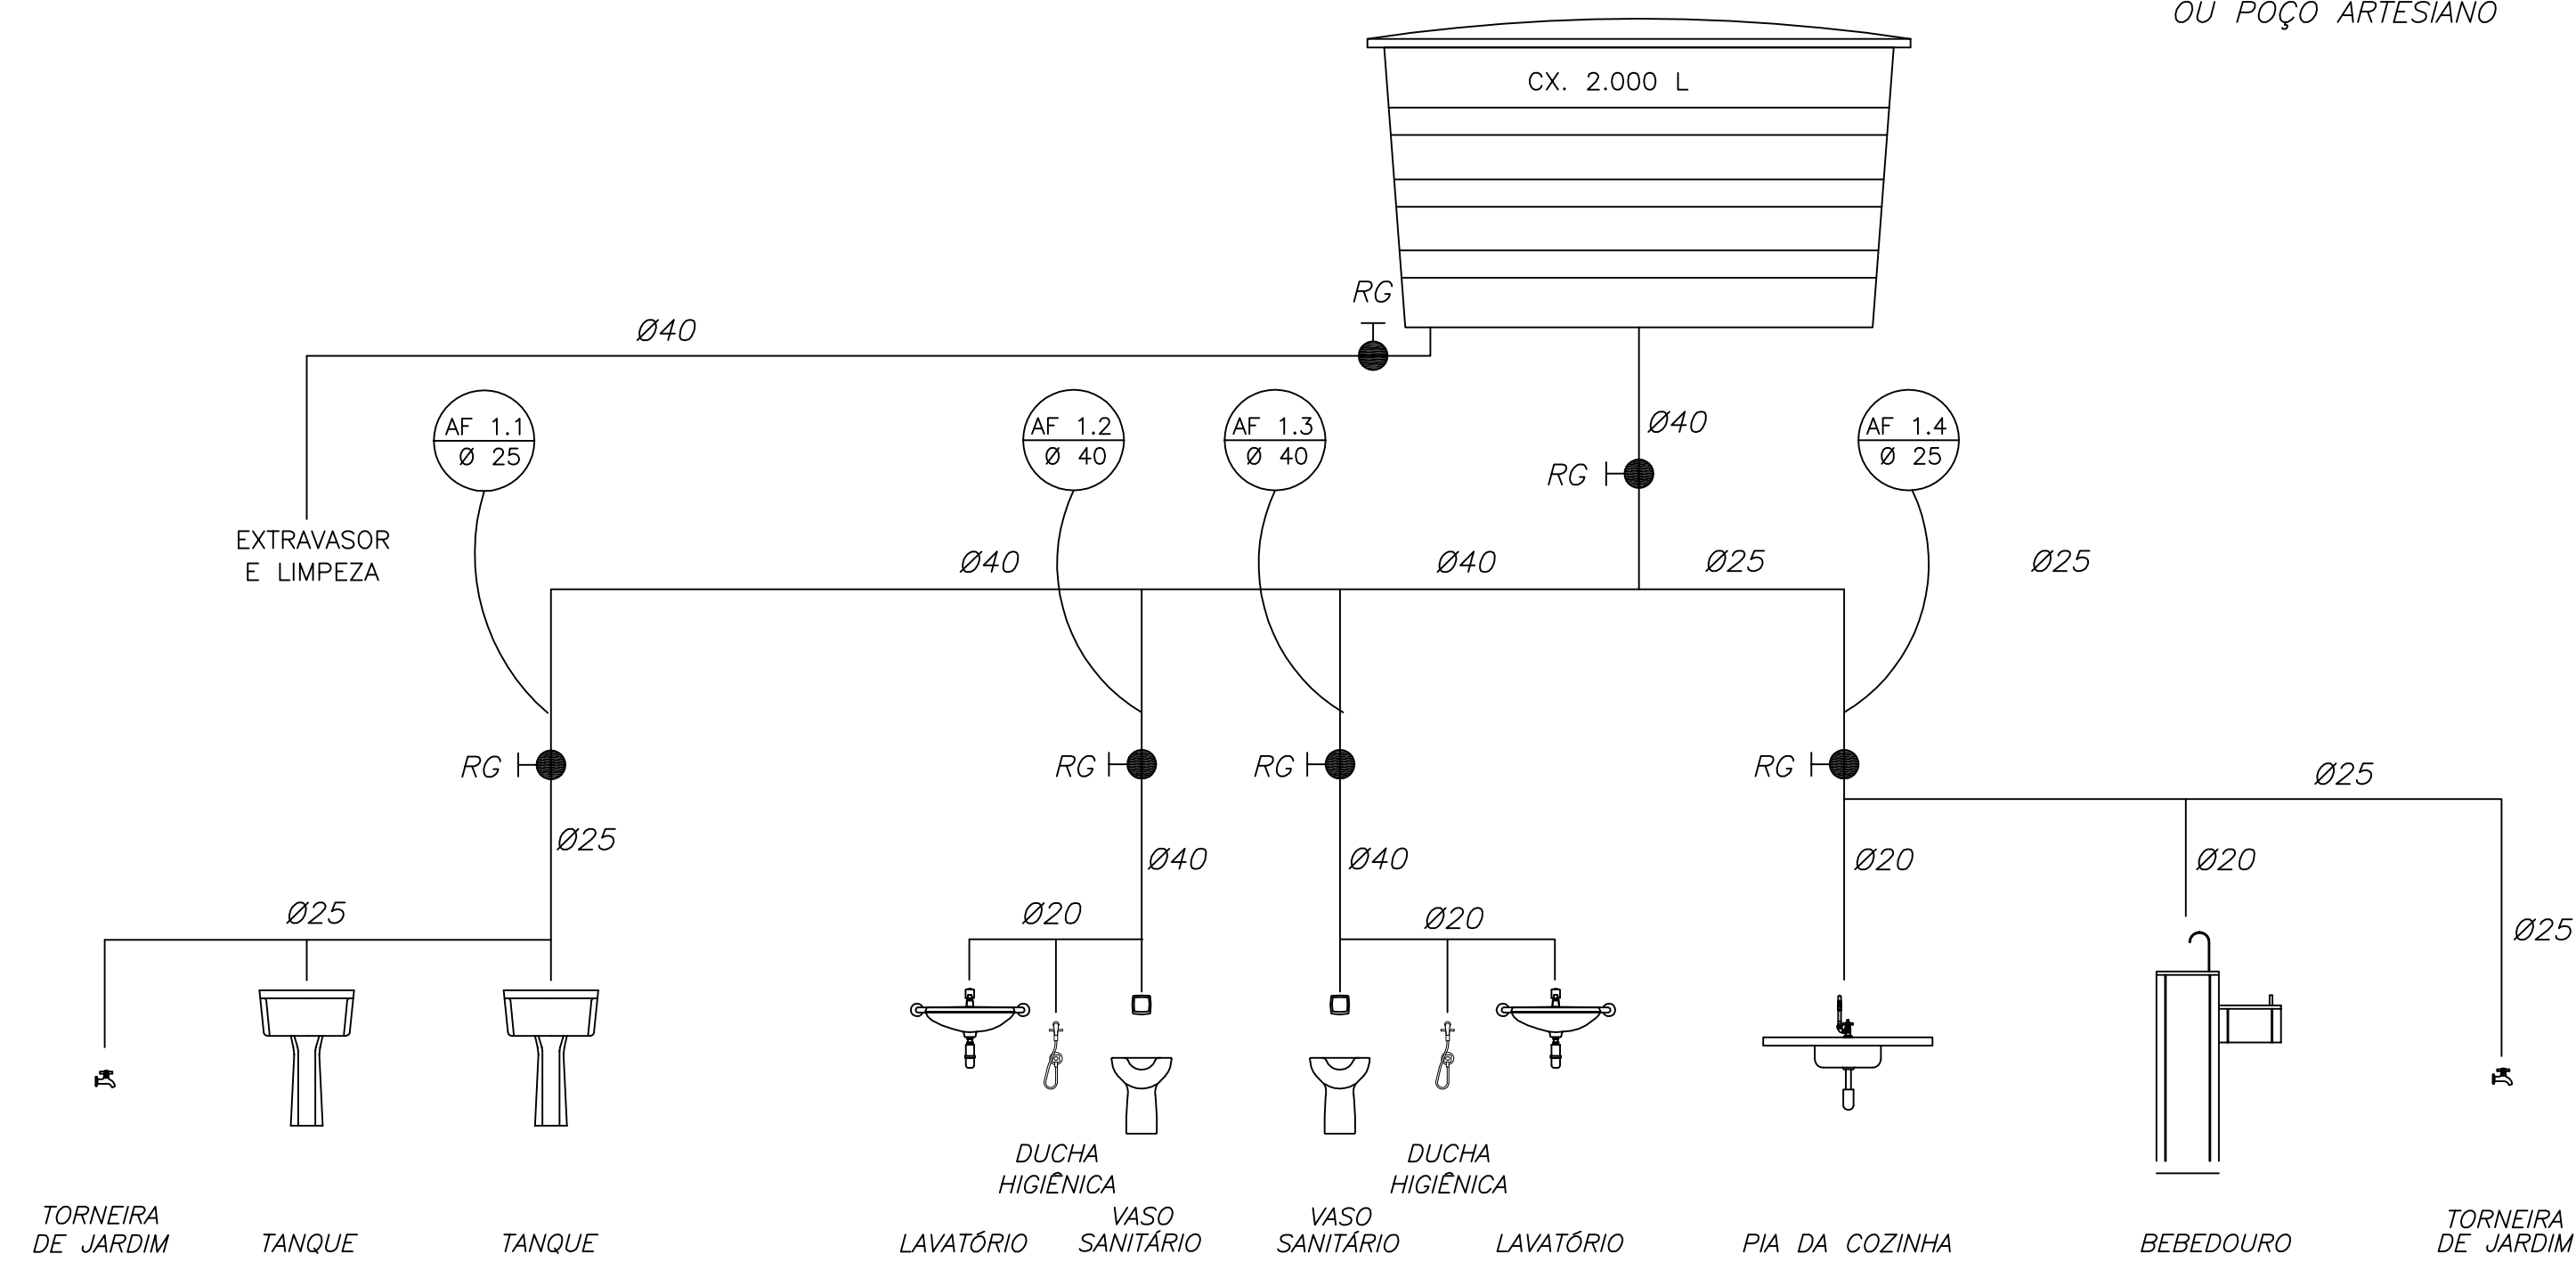

2 ESQUEMA VERTICAL
SEM ESCALA

LEGENDA

- RG REGISTRO DE GAVETA
- PONTO DE ÁGUA
- TJ TORNEIRA DE JARDIM
- TUBULAÇÃO EM PVC AF
- SUBIDA DE TUBULAÇÃO
- DESCIDA DE TUBULAÇÃO
- VS: VASO SANITÁRIO
- TQ: TANQUE
- PIA: PIA DE COZINHA
- LV: LAVATÓRIO
- DH: DUCHA HIGIÊNICA
- BB: BEBEDOURO

OBSERVAÇÕES :

- TODA TUBULAÇÃO SERÁ EM PVC RÍGIDO SOLDÁVEL CLASSE 15, COM OS DIÂMETROS (mm) INDICADOS.
- AS TORNEIRAS DE JARDIM FICARÃO A 50 cm DO NÍVEL DO TERRENO.
- AS TUBULAÇÕES QUE PASSAM PELO SOLO SERÃO ENTERRADAS COMO INDICADO PELAS RESPECTIVAS PROFUNDIDADES. VER DETALHE TUBULAÇÃO ENTERRADA.
- A TUBULAÇÃO DE ABASTECIMENTO D'ÁGUA PODE SER ALTERADA EM FUNÇÃO DA SITUAÇÃO LOCAL OU DA REDE DE ÁGUA, QUANDO FORNECIDA PELA CONCESSIONÁRIA.

LISTA DE MATERIAIS HIDRÁULICOS

TUBOS ÁGUA FRIA
TUBO DE PVC RÍGIDO SOLDÁVEL MARROM PARA ÁGUA FRIA Ø20mm (1/2"), MARCA TIGRE
TUBO DE PVC RÍGIDO SOLDÁVEL MARROM PARA ÁGUA FRIA Ø25mm (3/4"), MARCA TIGRE
TUBO DE PVC RÍGIDO SOLDÁVEL MARROM PARA ÁGUA FRIA Ø40mm (1"), MARCA TIGRE
TUBO DE PVC RÍGIDO SOLDÁVEL MARROM PARA ÁGUA FRIA Ø50mm (1 1/2"), MARCA TIGRE

CAIXA D'ÁGUA E CONEXÕES

CAIXA D'ÁGUA EM FIBRA DE VIDRO, CAPACIDADE 1.000 LITROS

METAIS

TORNEIRA PARA LAVATÓRIO DE MESA BICA BAIXA IZY, Cód. 1193.C37, DECA OU EQUIVALENTE
TORNEIRA PARA PIA DE COZINHA DE MESA BICA MÓVEL IZY, Cód. 1167.C37, DECA OU EQUIVALENTE
TORNEIRA DE PAREDE DE USO GERAL COM AREJADOR IZY, Cód. 1155.C37, DECA OU EQUIVALENTE
TORNEIRA DE PAREDE DE USO GERAL COM BICO PARA MANGUEIRA IZY, Cód. 11153.C37, DECA OU EQUIVALENTE
DUCHA HIGIÊNICA COM REGISTRO E DERIVAÇÃO IZY, Cód. 1984.C37.ACT.CR, DECA OU EQUIVALENTE
VALVULA DE DESCARGA BASE HYDRA MAX, Cód. 4550.404 E ACABAMENTO HYDRA MAX, Cód. 4900.C.MAX 1 1/2" ACABAMENTO CROMADO, DECA OU EQUIVALENTE
REGISTRO DE PRESSÃO COM MANOPLA CROMADA DECA REF. 1416 LINHA C40 OU SIMILAR
CUBA INOX EMBUTIR 40x34x17CM, CUBA 3, BÁSICA, AÇO INOXIDÁVEL COM VALVULA, FRANKIE OU EQUIVALENTE

LOUÇAS

BACIA SANITÁRIA VOGUE PLUS, LINHA CONFORTO COM ABERTURA, COR BRANCO GELCO, Cód. P.51, DECA OU EQUIVALENTE
TANQUE GRANDE (40L) COR BRANCO GELCO, Cód. TQ.03, DECA OU EQUIVALENTE
LAVATÓRIO PEQUENO RAVENA/ IZY COR BRANCO GELCO, Cód. L.915, DECA OU EQUIVALENTE

ACESSÓRIOS

PAPELEIRA METÁLICA LINHA IZY, Cód. 2020.C37, DECA OU EQUIVALENTE
DISPENSER TOALHA LINHA EXCELLENCE, Cód. 7007, MELHORAMENTOS OU EQUIVALENTE
SABONETEIRA LINHA EXCELLENCE, Cód. 7009, MELHORAMENTOS OU EQUIVALENTE
BARRA DE APOIO, LINHA CONFORTO, Cód. 2305.C, ACABAMENTO CROMADO, DECA OU EQUIVALENTE
ASSENTO POLÍESTER COM ABERTURA FRONTAL VOGUE PLUS, LINHA CONFORTO, COR BRANCO GELCO, Cód. AP.52, DECA OU EQUIVALENTE

Projeto Hidrossanitário

PREFEITURA LAJINHÁ-MG Rua Dr. Sidney Hubner França Camargo, 4000 - Lajinha-MG CNPJ nº 18.993.523/0001-41 Tel: (33) 3344-1005	OBRA: Construção da Escola Municipal Hermenegildo
	ENDEREÇO: CÓRREGO SAPUCAIA - ZONA RURAL - LAJINHÁ/MG
	RESPONSÁVEL TÉCNICO: THAÍS BOECHAT DE LIMA BASTOS
	CREA: 212.895/D
	CONTEÚDO: Rede de Água Fria
	ÁREA DA OBRA: 136,75 m²
ÁREA DO TERRENO:	
PROPRIETÁRIO: PREFEITURA MUNICIPAL DE LAJINHÁ	
DESENHO: THAÍS BOECHAT DE LIMA BASTOS	
DATA: 05/2024	
OBSERVAÇÕES:	
3 / 4	