



ITEM	DESCRIÇÃO	OBSERVAÇÃO
1	TORNEIRA DE PAREDE Ø3/4"	CRÔMADA
2	TANQUE GRANDE 40L	CRÔMADA
3	VALVULA P/ TANQUE - ESGOTO	CRÔMADA
4	SIFÃO P/ TANQUE - ESGOTO	CRÔMADA
5	JÓELHO 90 PVC Ø 40mm - ESGOTO	SOLDÁVEL
6	TUBO PVC SOLDÁVEL Ø 40mm - ESGOTO	SOLDÁVEL

ESPECIFICAÇÃO DO MATERIAL

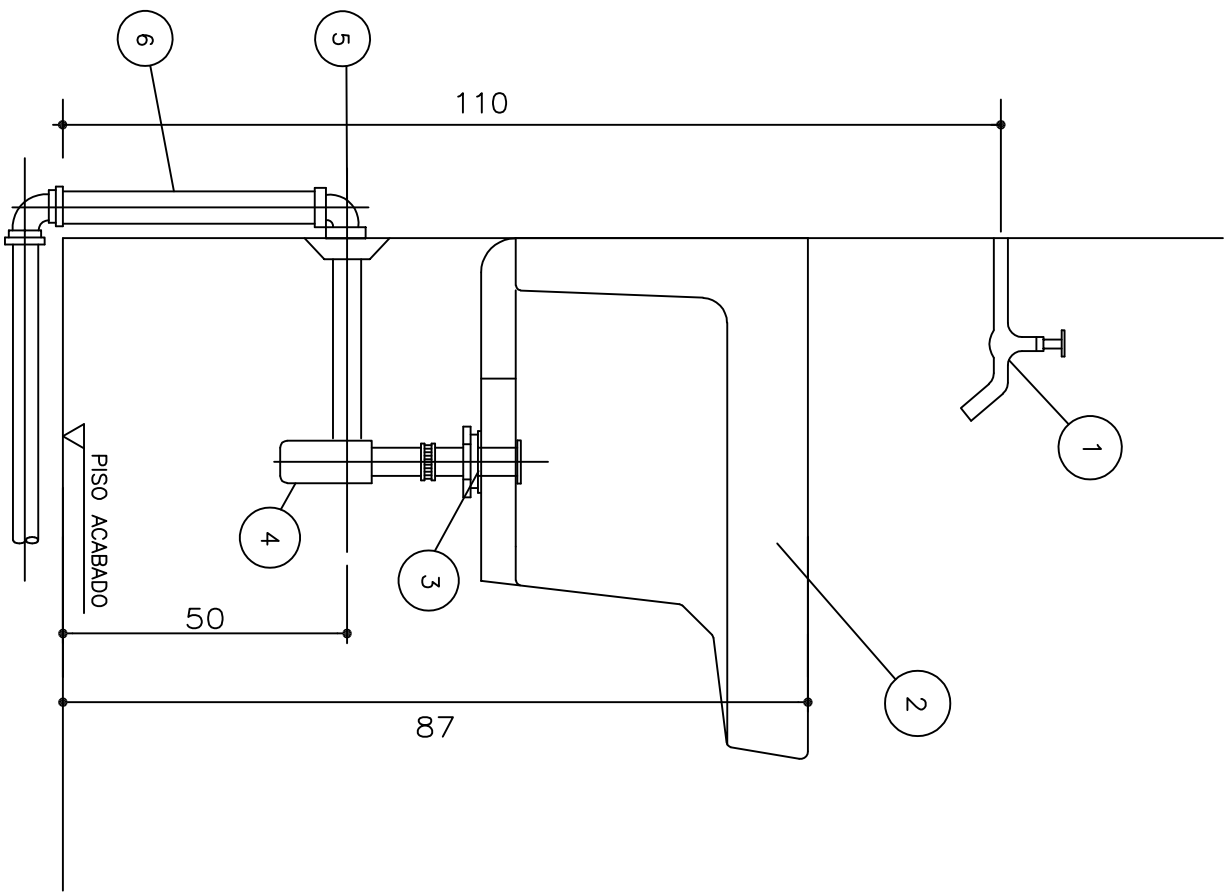

PLANTA BAIXA - REDE DE ESGOTO  
ESCALA 1/40

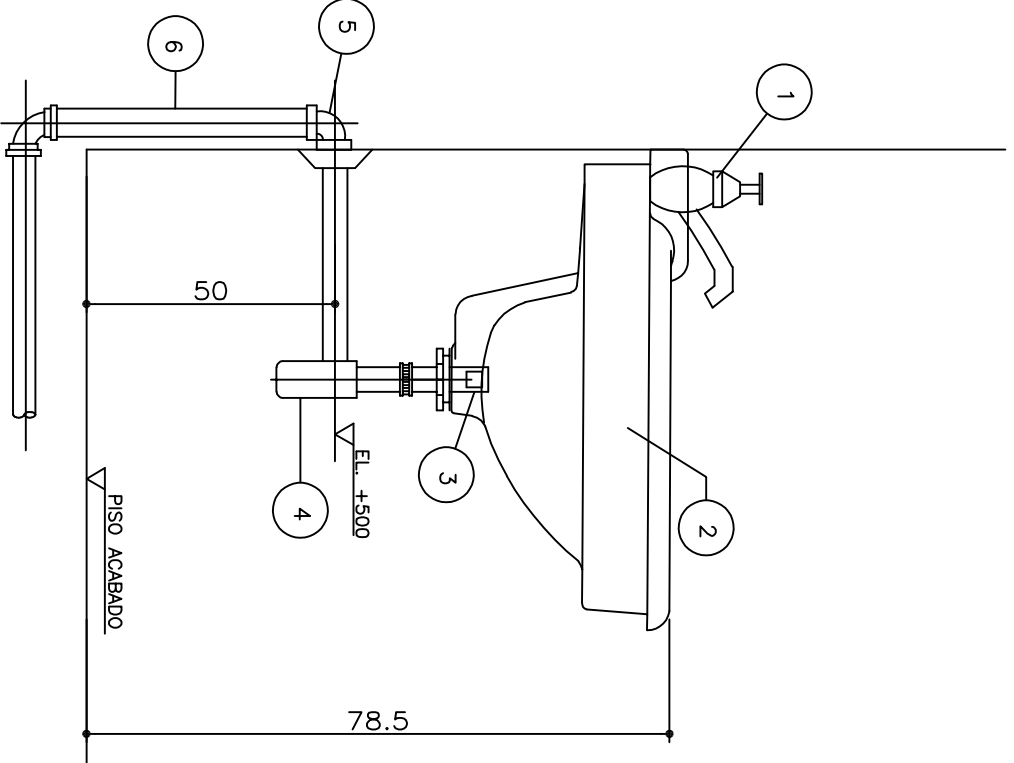


ESPECIFICAÇÃO DO MATERIAL

ITEM	DESCRIÇÃO	OBSERVAÇÃO
1	TORNEIRA PARA LAVATÓRIO Ø1/2"	CRÔMADA
2	LAVATÓRIO LOUÇA	CRÔMADA
3	VALVULA COM LÓBULO Ø1x1.1/2"	CRÔMADA
4	SIFÃO Ø 1" x 1.1/2"	CRÔMADA
5	JÓELHO 90° COM ANEL P/ ESGOTO SEC. Ø40	SOLDÁVEL
6	TUBO Ø40	SOLDÁVEL



DETALHE TANQUE  
SEM ESCALA

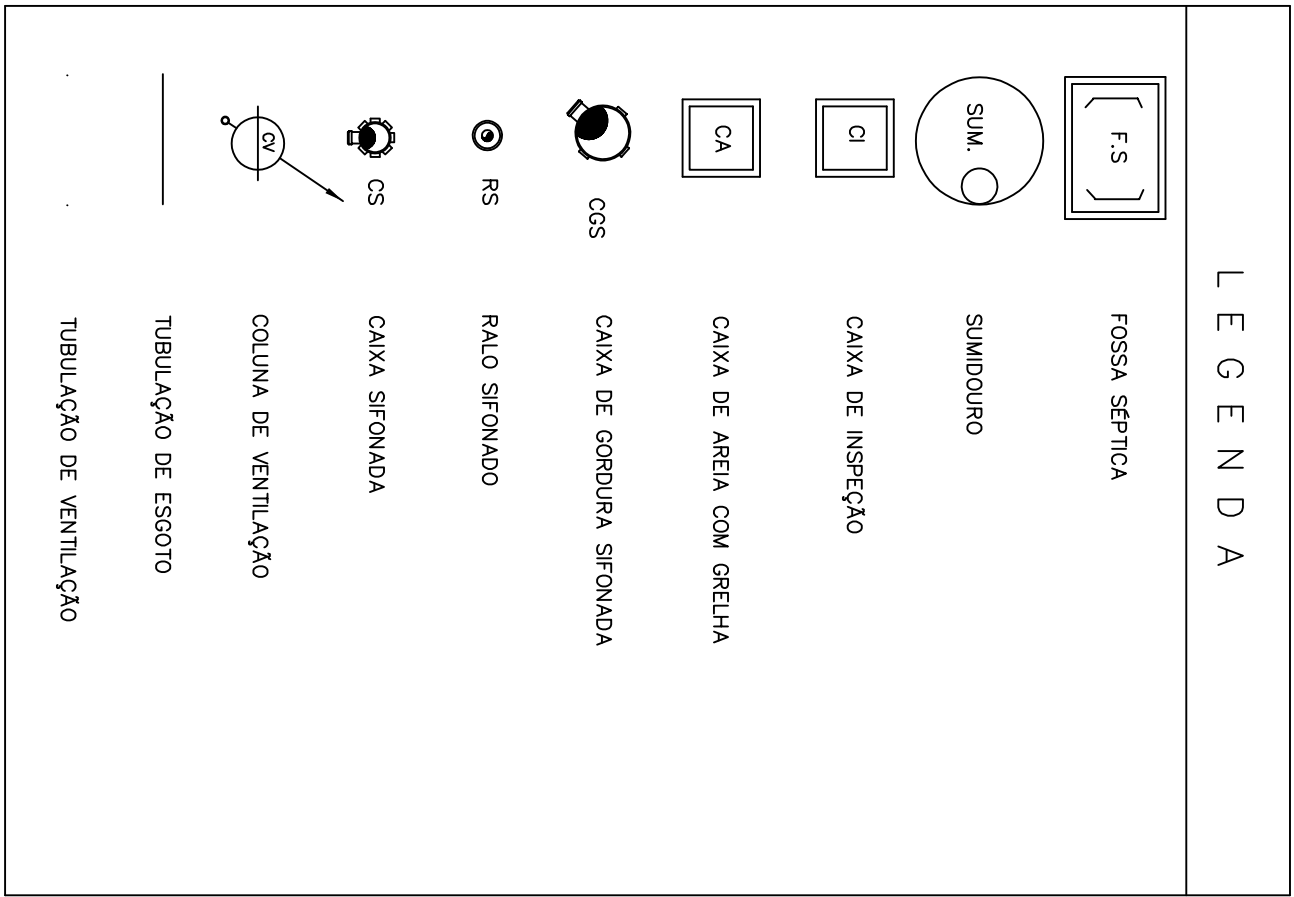

LEGENDA

OBSERVAÇÕES:

1. TUBULAÇÃO EM PVC RÍGIDO COM MEDIDAS EM MILÍMETROS.
2. 1 > 1/2" (INCLINAÇÃO MÍNIMA)
3. AS LIGAÇÕES DEVERÃO ATENDER OS REGULAMENTOS E NORMAS DAS CONDIÇÕES LOCAIS.
4. A COLUNA DE VENTILAÇÃO DEVE ULTRAPASSAR EM PELO MENOS 30CM O NÍVEL DA COBERTURA, A FIM DE EVITAR ODORES.

Projeto Hidrossanitário

OBRAL: **Construção da E. M. São Manoel da Sapucaia**

ENDEREÇO: **CORREGO CARANGOLA - ZONA RURAL - LAJINHAMG**

RESPONSÁVEL TÉCNICO:

THAIS BOECAT DE LIMA

CREA: 212.855/0

CONTEÚDO:

Planta Baixa Rede de Esgoto, Detalhe e Legenda

ÁREA DA OBRA:

111,70 m²

ÁREA DO TERREIRO:

0888m²/088

PROJETO: **PREFEITURA MUNICIPAL DE LAJINHA**

ELABORADO: **THAIS BOECAT DE LIMA**

DATA: **04/2021**

3/3



**PREFEITURA LAJINHA-MG**

Rua Dr. Sidney Hubner Franca Camargo, Nº94 "A" Lajinha-MG  
CNPJ: 18.351.931/0001-52 Fone: 3534-1543 Tel: 3534-1543